

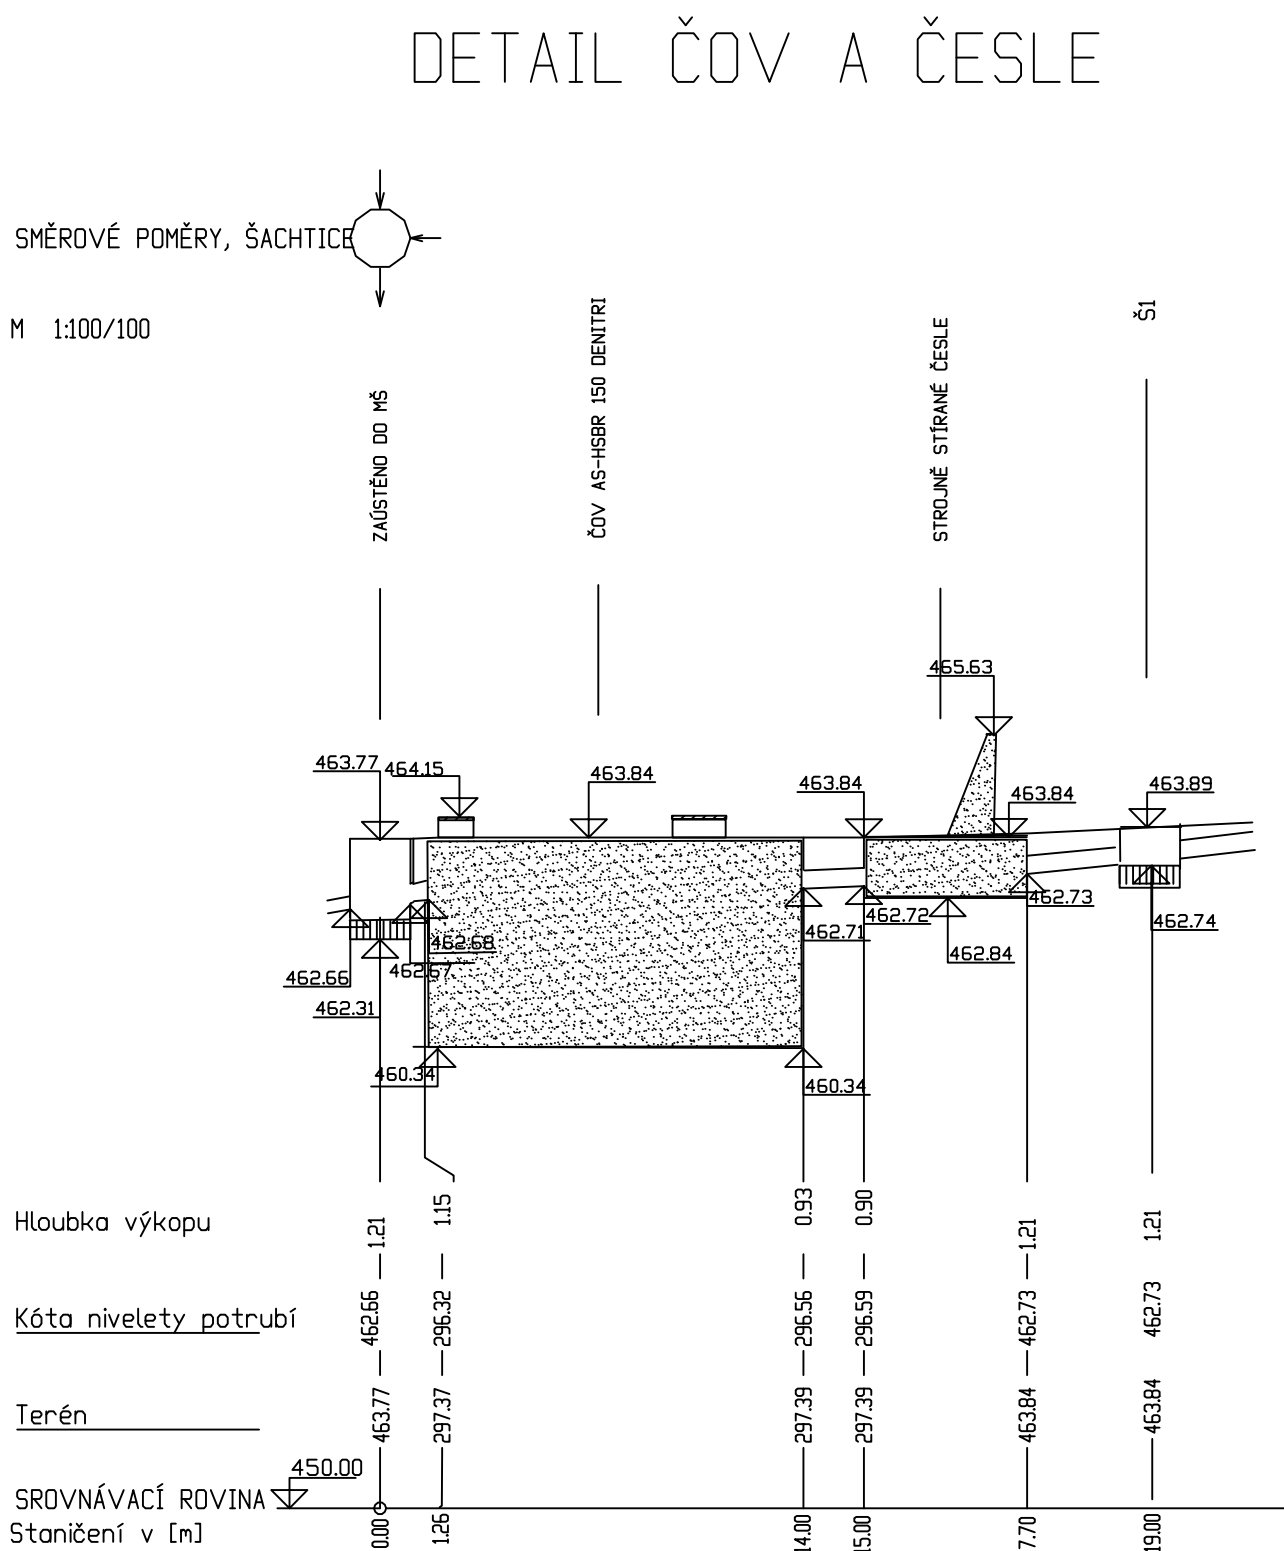


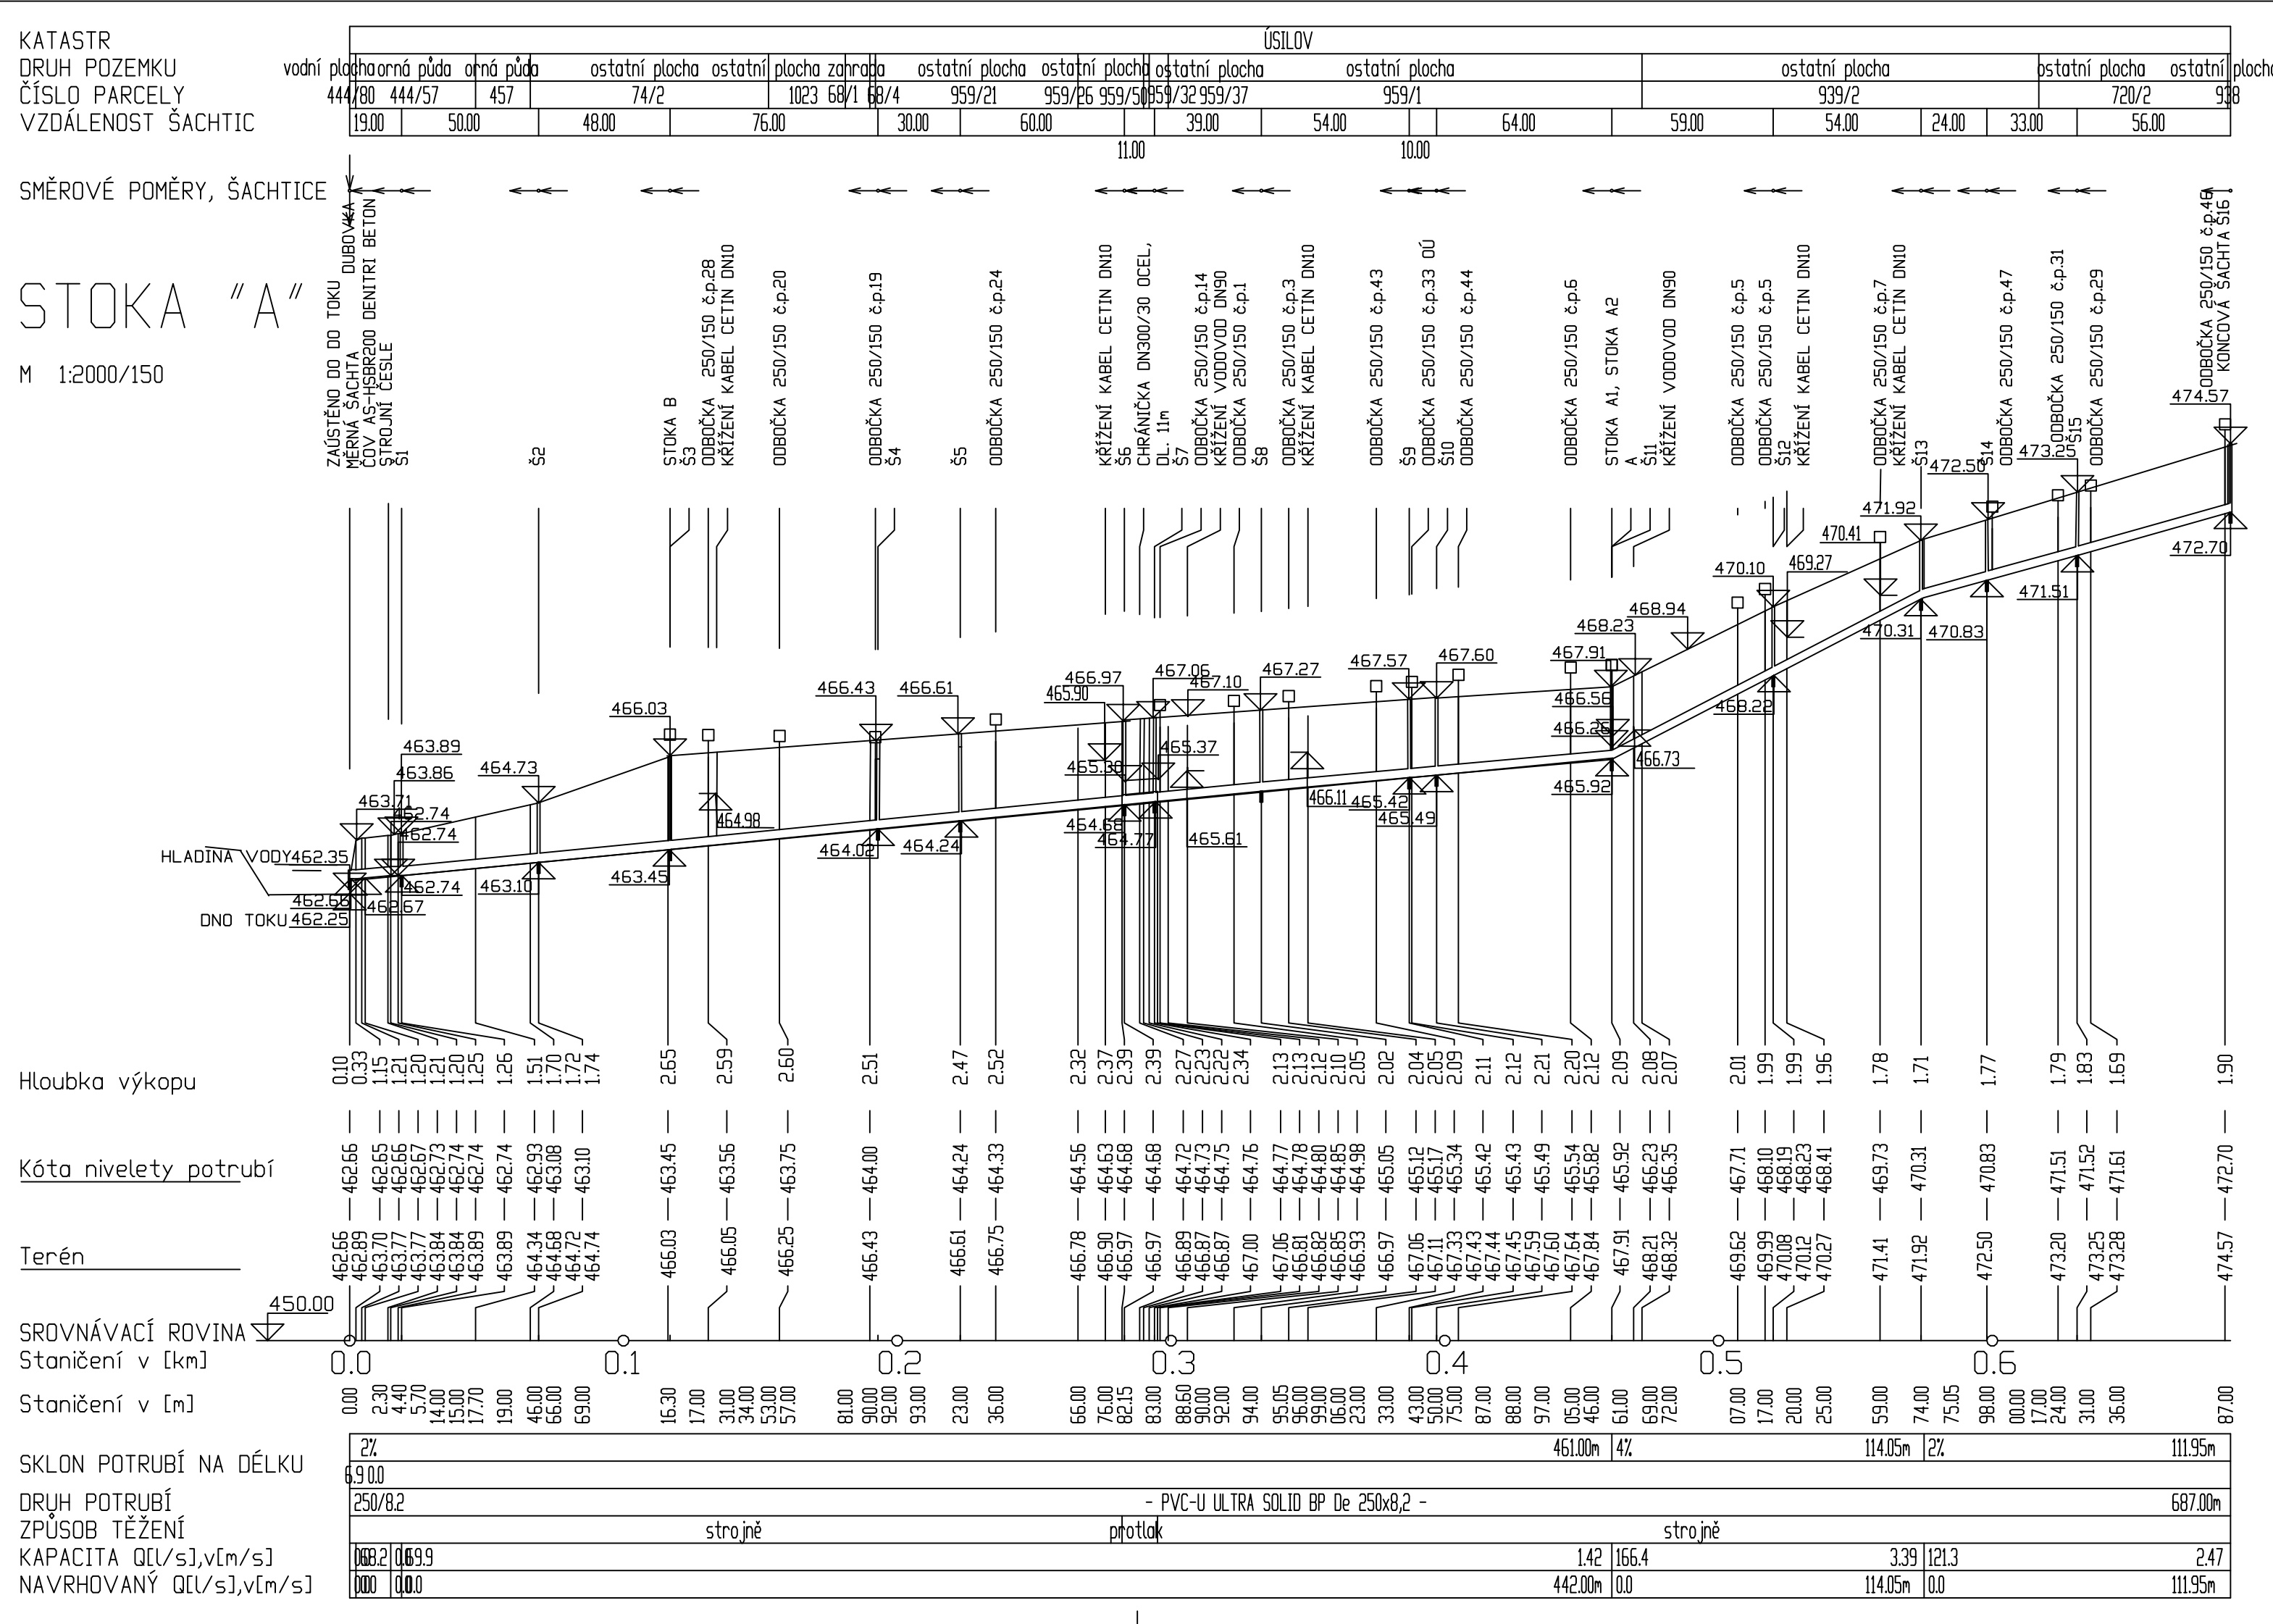

VYPRACOVAL ING.LADA KUSOVÁ	ZODP.PROJ. ING.LADA KUSOVÁ	Vavříčka projekce Ing. Lada Kusová, IČO: 123456789 Vavříčkova 123, 250 02 Písek tel: 318 234 567, e-mail: lada.kusova@vavricka.cz
KRAJ PLZEŇSKÝ	INVESTOR OBEC USÍLOV	
AKCE KANALIZACE A ČOV USÍLOV PROJEKT PRO SPOLEČNÉ POVOLENÍ		C. VÝKRESU D.1.1
OBSAH PODÉLNÝ PROFIL STOKY A		MĚŘITKO 1:2000/150
		DATUM 12/2022

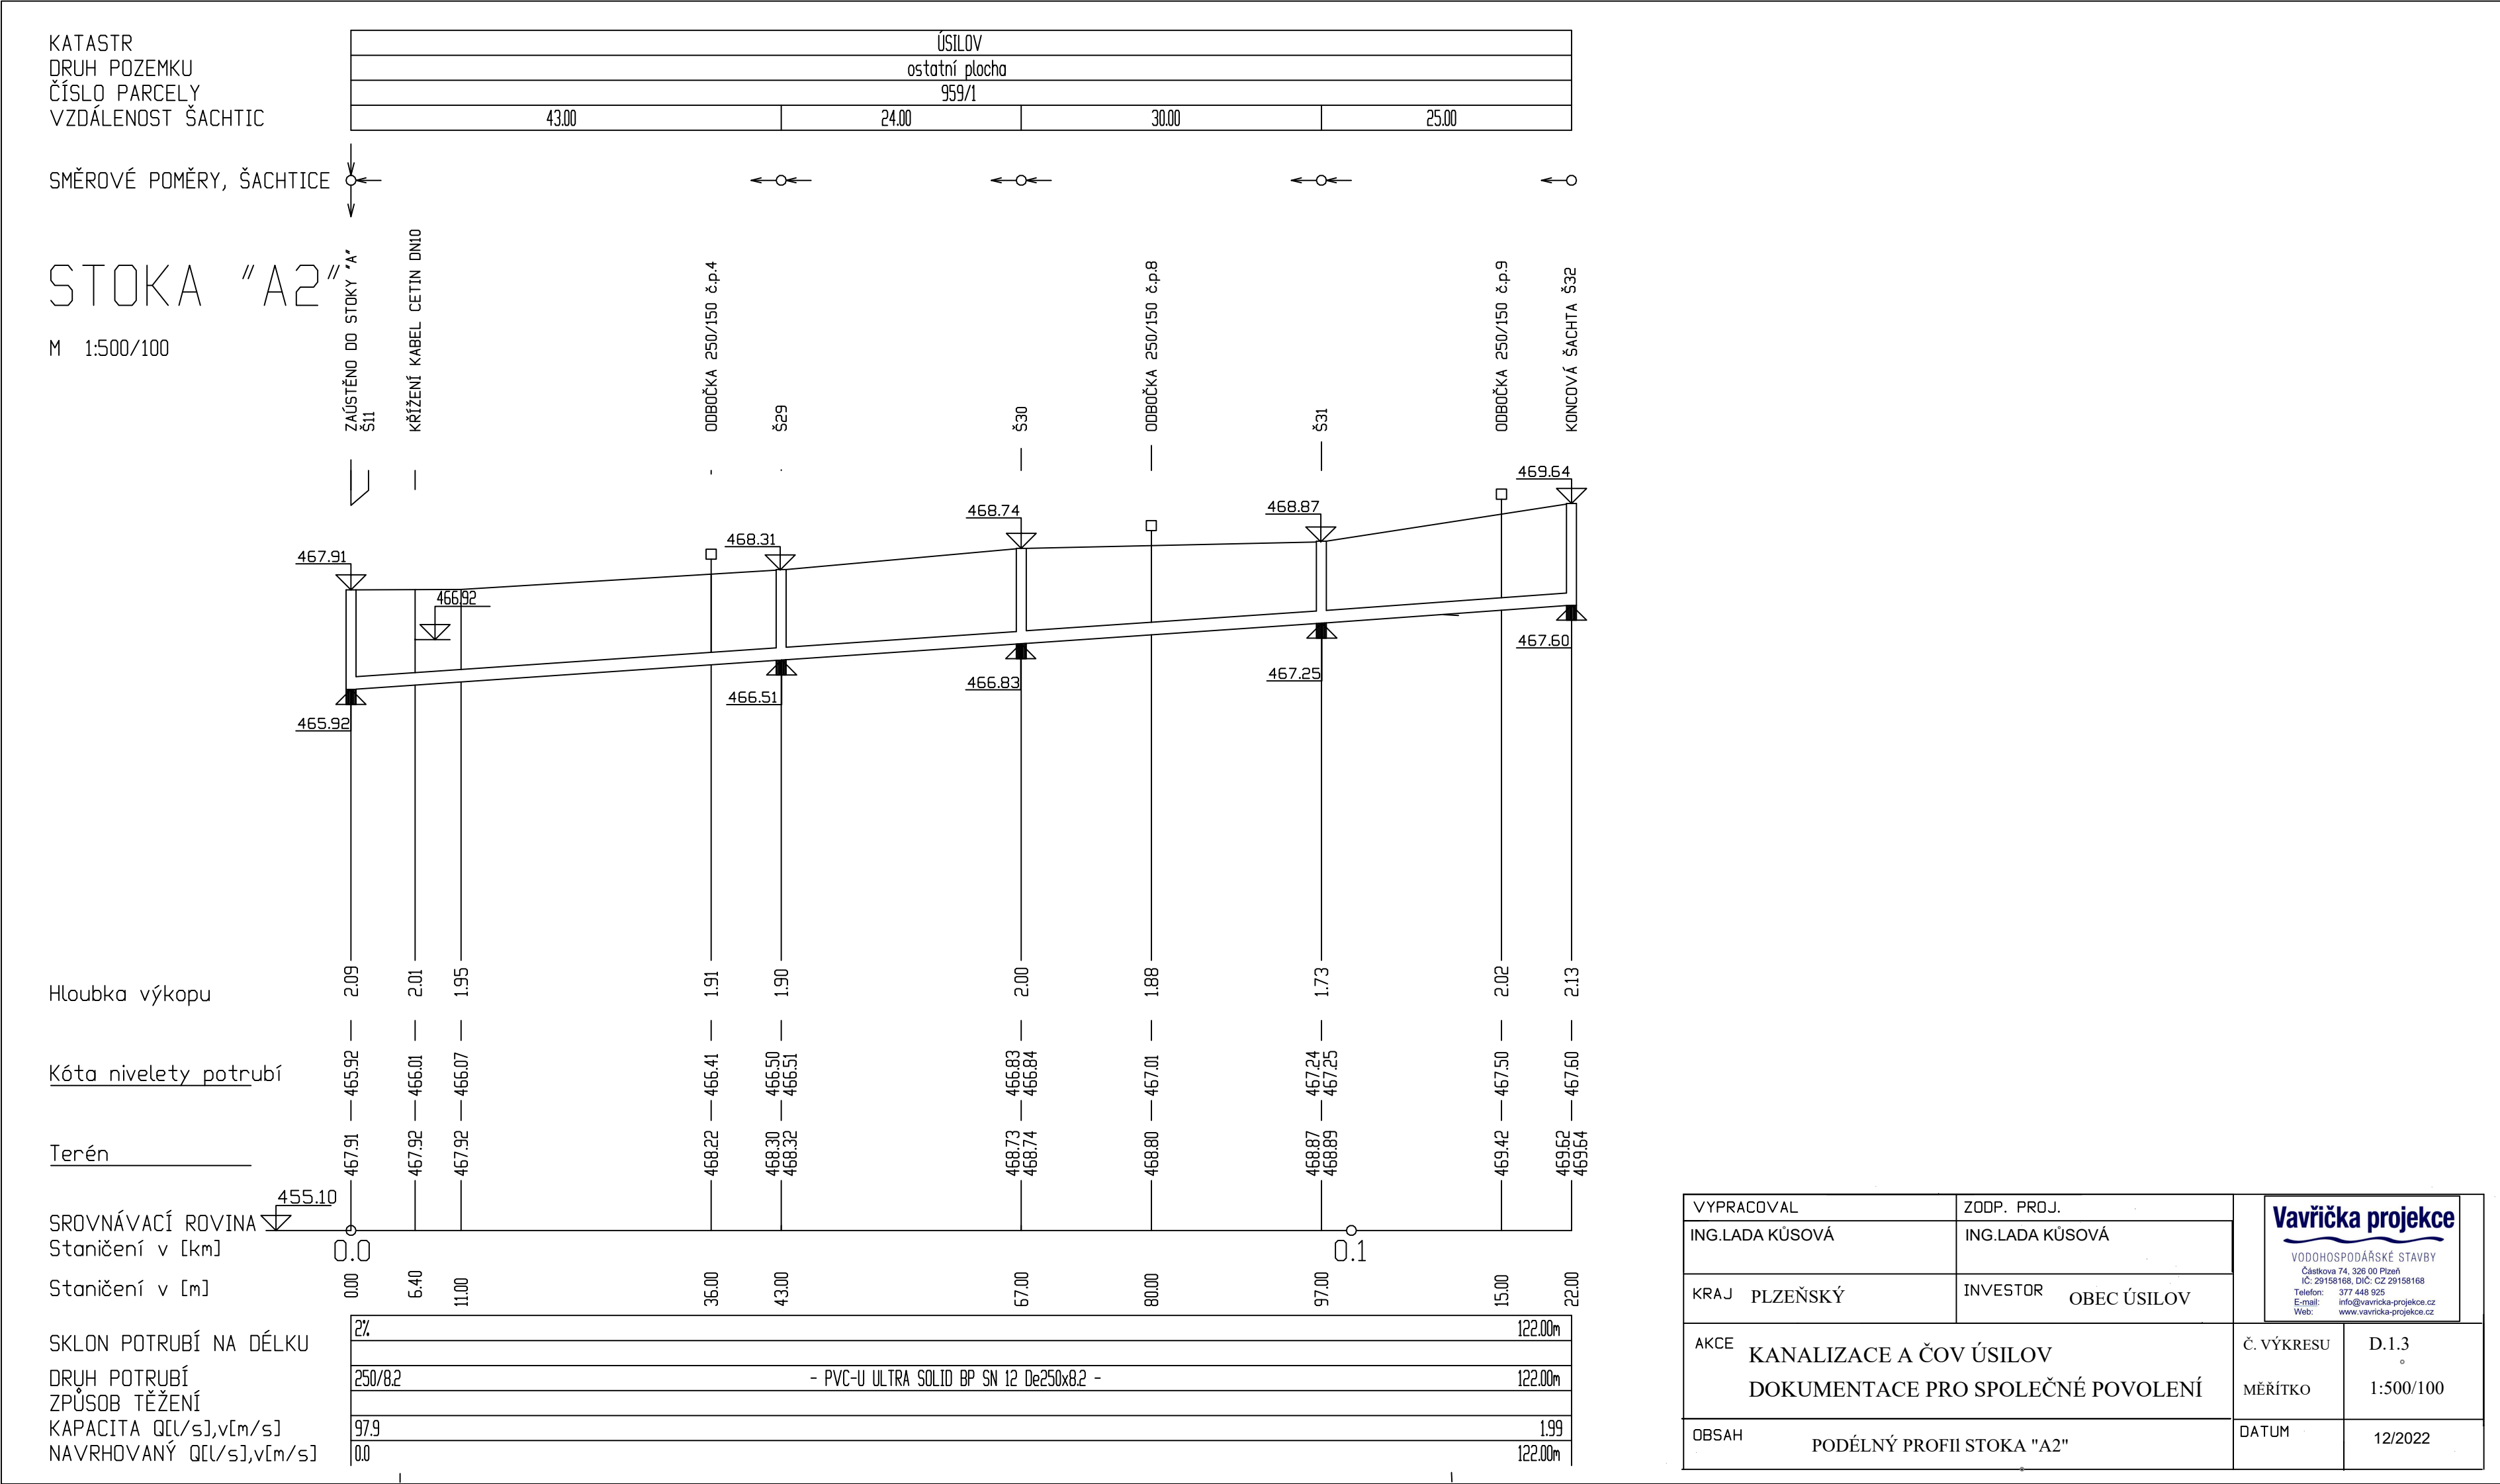

KATASTR
DRUH POZEMKU
ČÍSLO PARCELY
VZDÁLENOST ŠACHTICE

SMĚROVÉ POMĚRY, ŠACHTICE

STOKA "B"

M 1:750/100

Hloubka výkopu

Kóta nivelety potrubí

Terén

SROVNÁVACÍ ROVINA
Staničení v [km]

Staničení v [m]

SKLON POTRUBÍ NA DÉLKU


DRUH POTRUBÍ

ZPŮSOB TĚŽENÍ

KAPACITA Q[l/s],v[m/s]

NAVRHOVANÝ Q[l/s],v[m/s]

ÚSILOV											
ostatní plocha	ostatní plocha			ostatní plocha	ostatní plocha	ostatní plocha			ostatní plocha	ostatní plocha	ostatní plocha
74/2	957			959/28	959/48	959/21			970	st2/5	
31.00	14.00	40.00		13.00	12.00	10.00	14.00	12.00	35.00	28.00	49.00

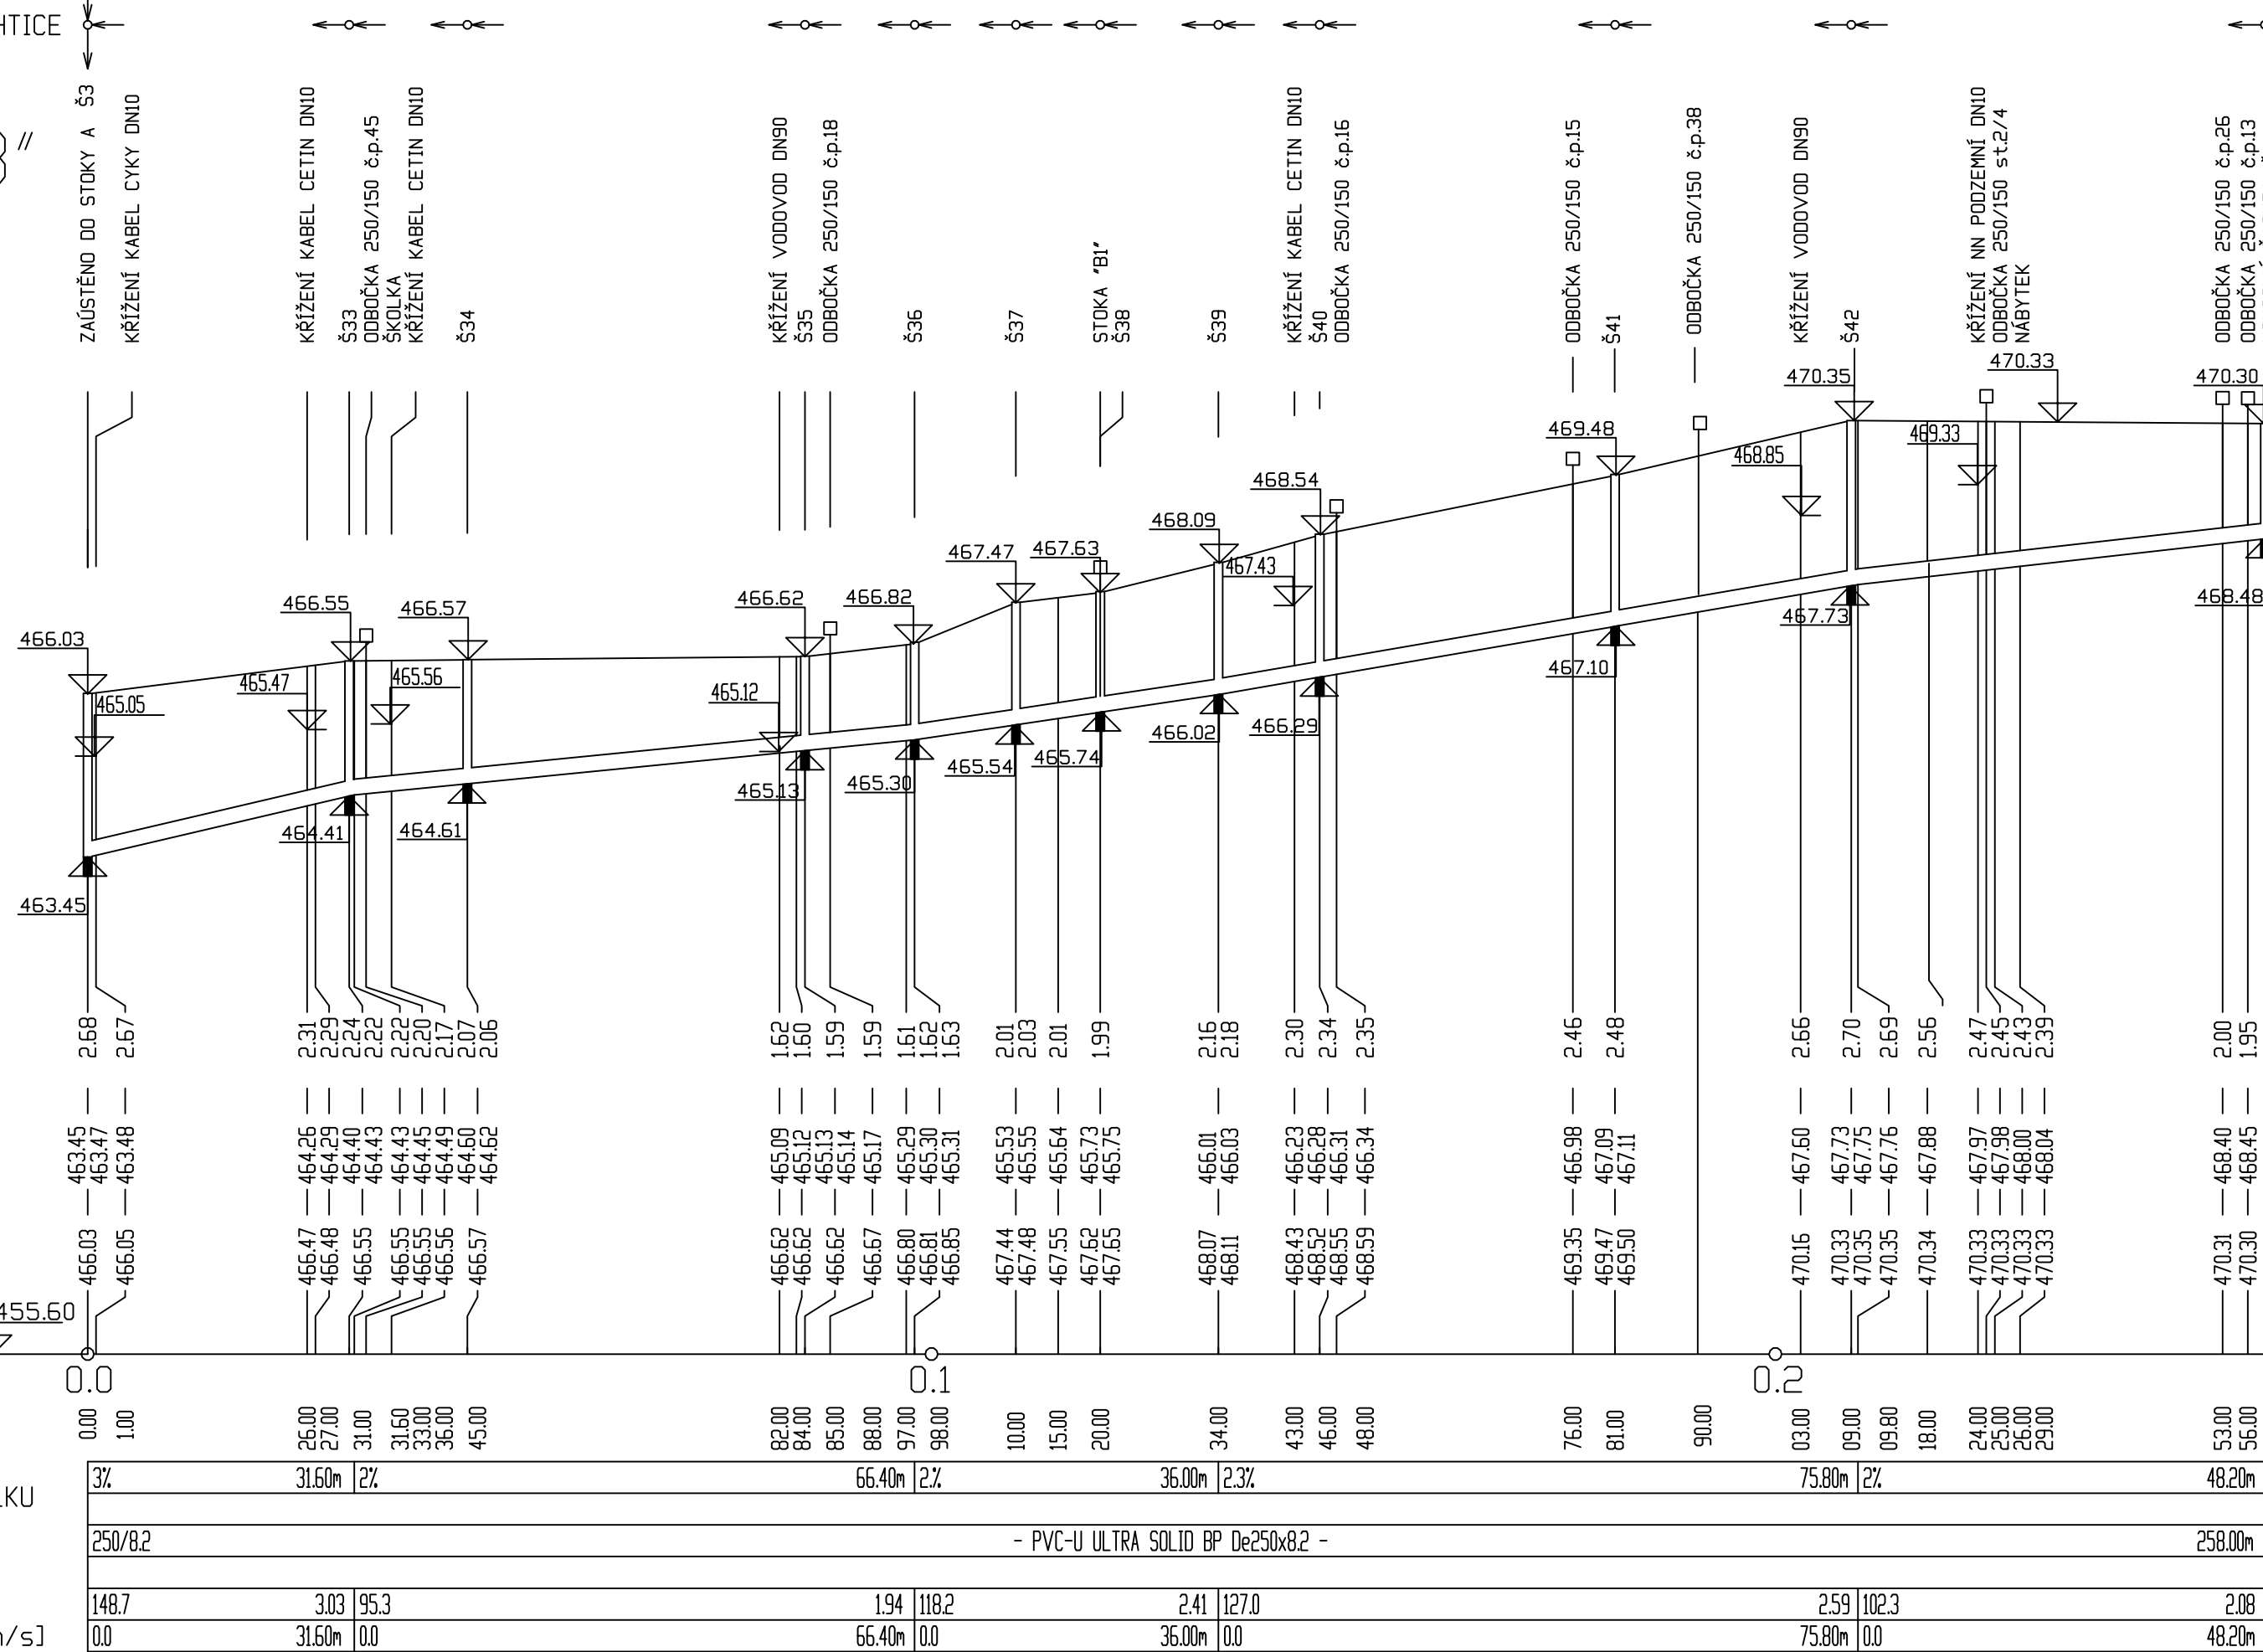

VYPRACOVAL		ZOOP. PROJ.		Vavříčka projekce VODNĚHOSPODÁŘSKÉ STAVBY Česká republika, 320 00 Plzeň IČ: 291818188, DIČ: CZ 291818188 Telefon: 377 448 925 E-mail: info@vavricka-projekce.cz Web: www.vavricka-projekce.cz	
ING.LADA KÚSOVÁ		ING.LADA KÚSOVÁ			
KRAJ	PLZEŇSKÝ	INVESTOR	OBEC ÚSILOV		
AKCE		KANALIZACE A ČOV ÚSILOV		Č. VÝKRESU	D.1.4
		DOKUMENTACE PRO SPOLEČNÉ POVOLENÍ		MÉRITKO	1:750/100
OBSAH		PODÉLNÝ PROFIL STOKA "B"		DATUM	12/2022

KATASTR
DRUH POZEMKU
ČÍSLO PARCELY
VZDÁLENOST ŠACHTIC

ÚSILOV	
ostatní plocha	ostatní plocha
959/21	959/7
7.00	13.00


SMĚROVÉ POMĚRY, ŠACHTICE



STOKA "B1"

M 1:200/100

ZAÚSTĚNO DO STOKY "B" Š38	KŘÍŽENÍ KABEL CETIN DN10	Š44	ODBOČKA 250/150 č.p.17	ODBOČKA 250/150 č.p.31	ODBOČKA 250/150 č.p.35	KONCOVÁ ŠACHTA Š45
------------------------------	--------------------------	-----	------------------------	------------------------	------------------------	--------------------

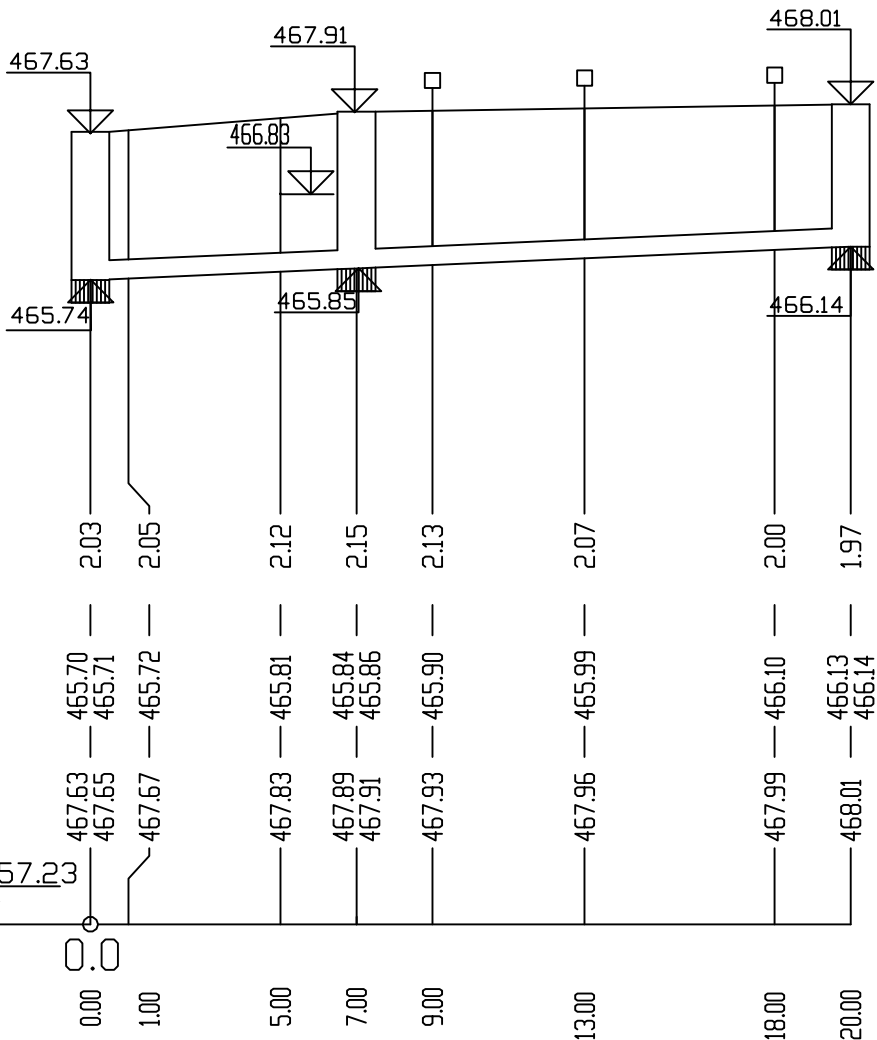

Hloubka výkopu

Kóta nivelety potrubí

Terén

SROVNÁVACÍ ROVINA

Staničení v [km]



Staničení v [m]

SKLON POTRUBÍ NA DÉLKU



DRUH POTRUBÍ
ZPŮSOB TĚŽENÍ
KAPACITA Q[l/s],v[m/s]
NAVRHOVANÝ Q[l/s],v[m/s]

2.2%	20.00m
250/8.2 - PVC-U ULTRA SOLID BP SN12 De250x8.2 -	20.00m
124.3	253
0.0	20.00m

VYPRACOVAL	ZODP. PROJ.	Vavřicka projekce VODOHOSPODÁŘSKÉ STAVBY Částkova 74, 326 00 Plzeň IČ: 29158168, DIČ: CZ 29158168 Telefon: 377 448 925 E-mail: info@vavricka-projekce.cz Web: www.vavricka-projekce.cz	
ING.LADA KŮSOVÁ	ING.LADA KŮSOVÁ		
KRAJ PLZEŇSKÝ	INVESTOR OBEC ÚSILOV		
AKCE	KANALIZACE A ČOV ÚSILOV	Č. VÝKRESU	D.1.5
	DOKUMENTACE PRO SPOLEČNÉ POVOLENÍ	MĚŘÍTKO	1:200/100
OBSAH	PODÉLNÝ PROFIL STOKA "B1"	DATUM	12/2022

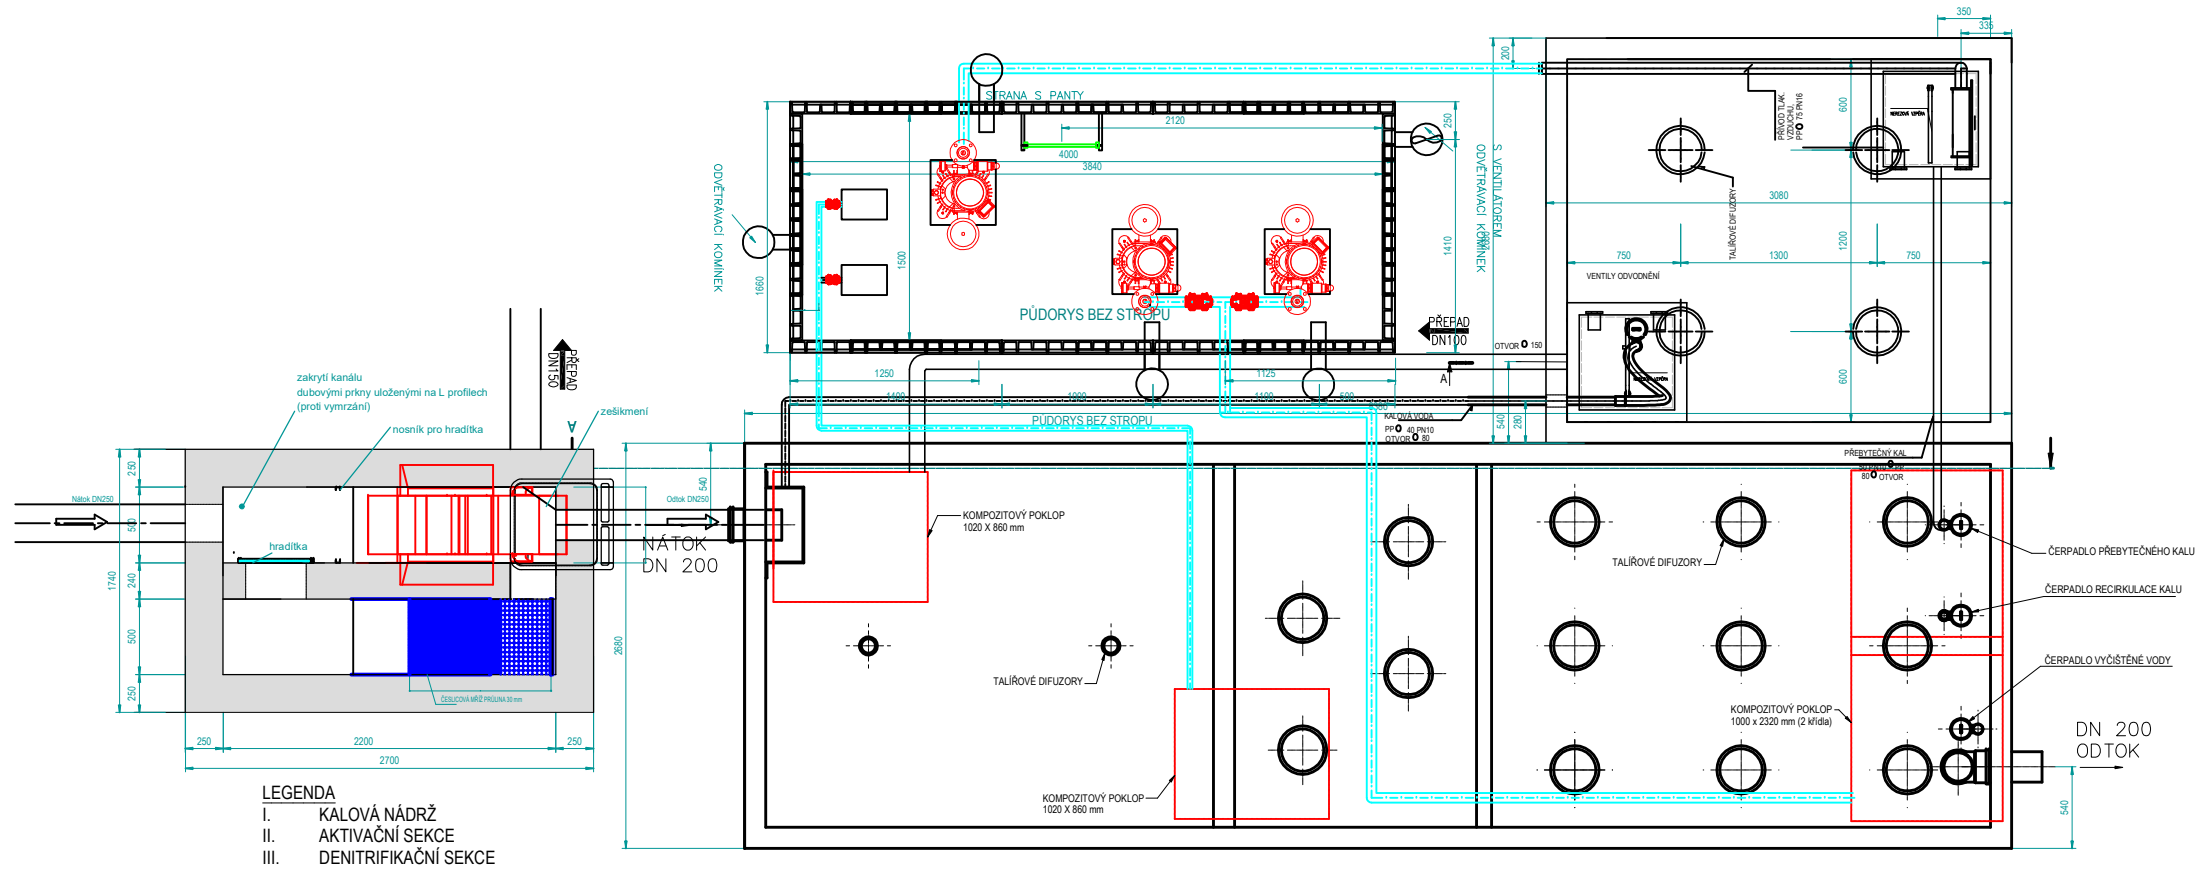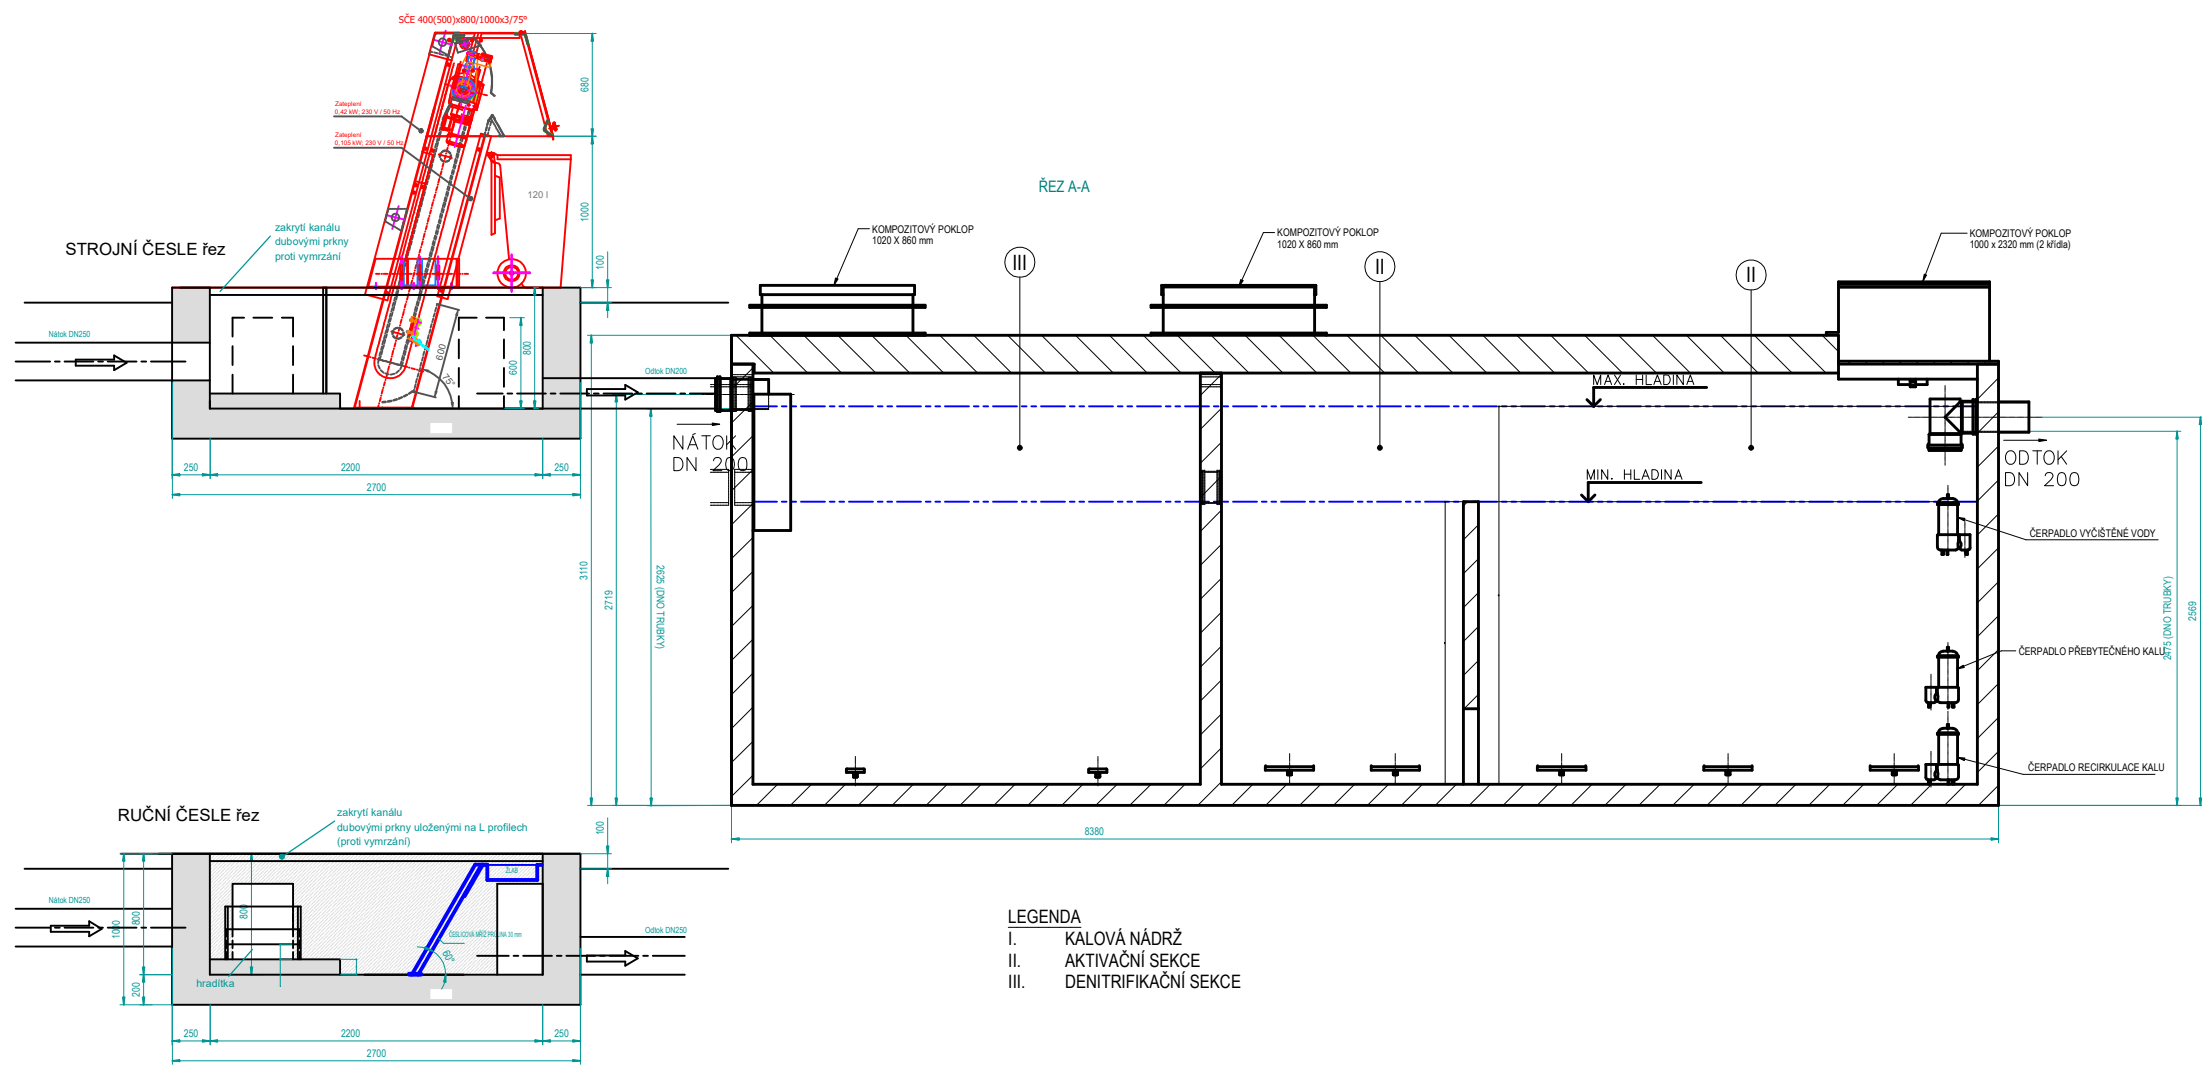


POHLED SHORA

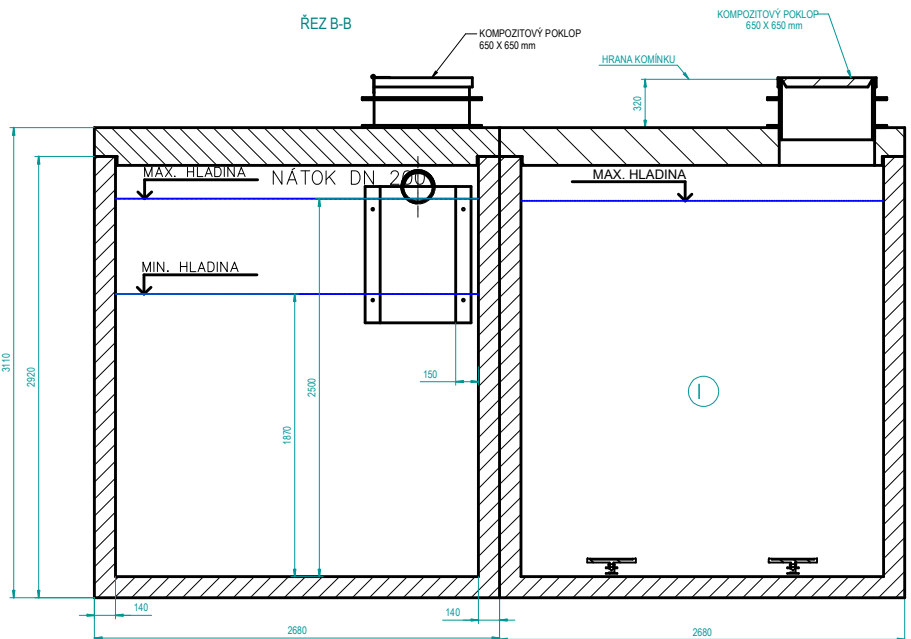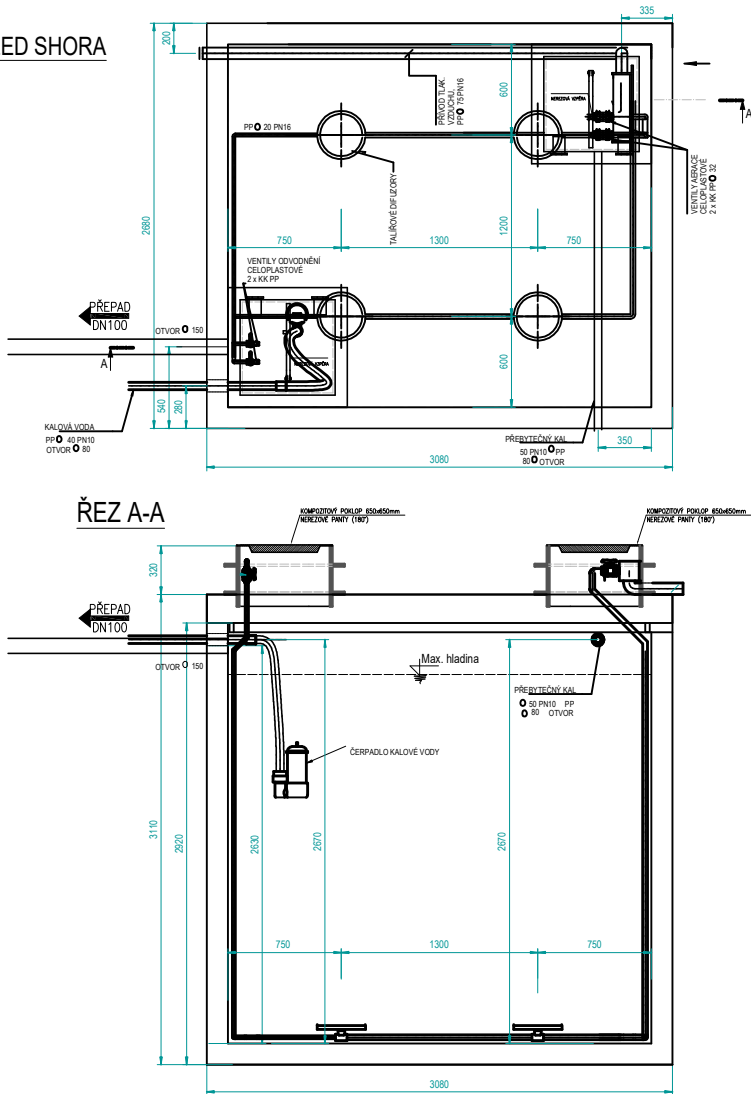

VYPRACOVAL ING. LADA KUSOVÁ	ZODP. PROJ. ING. LADA KUSOVÁ	Vavříčka projekce VODOHOSPODÁŘSKÉ STAVBY Československá 74, 300 01 Plzeň IČ: 25089858, DIČ: CZ 25089858 Telefon: 377 448 800 E-mail: info@vavricka-projekce.cz www.vavricka-projekce.cz
KRAJ PLZEŇSKÝ	INVESTOR: OBEC ÚSILOV	
AKCE KANALIZACE A ČOV ÚSILOV PROJEKT PRO SPOLEČNÉ POVOLENÍ		Č. VÝKRESU D.2
ORSAH VÝKRES ČOV		MĚŘÍTKO 1:50
		DATUM 12/2022


KANALIZAČNÍ ŠACHTA BETONOVÁ Š1-Š45

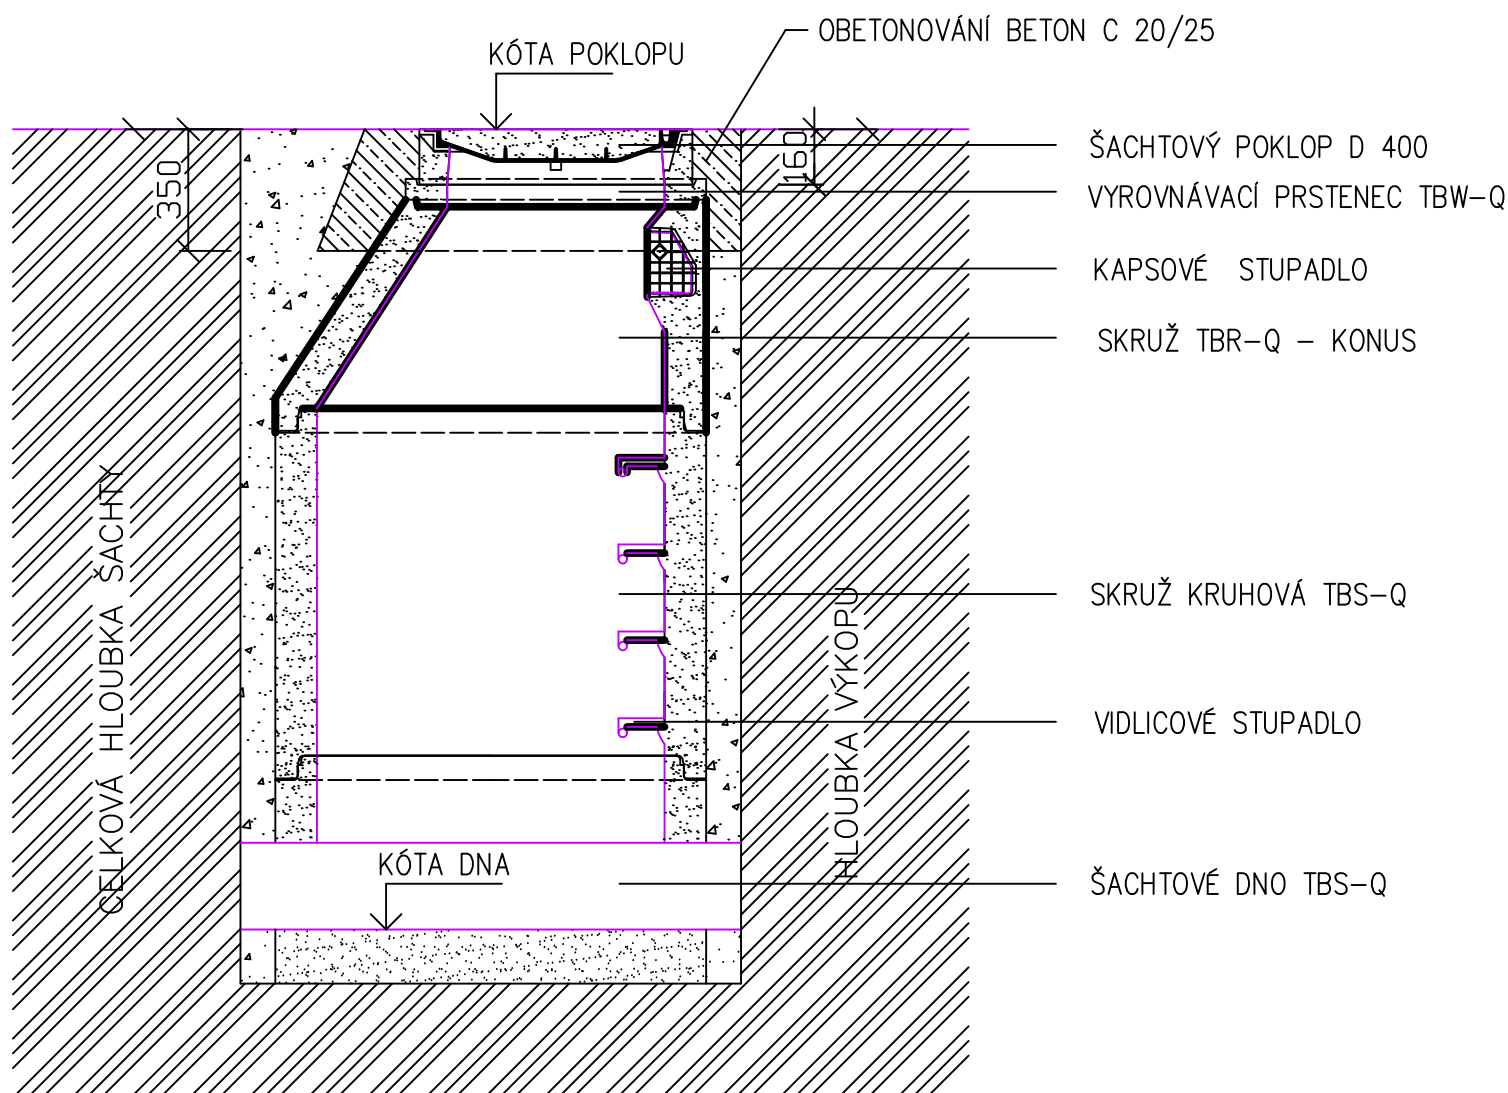


VYPRACOVAL ING.LADA KŮSOVÁ	ZODP. PROJ. ING.LADA KŮSOVÁ	Vavřicka projekce VODOHOSPODÁŘSKÉ STAVBY Částkova 74, 326 00 Plzeň IČ: 29158168, DIČ: CZ 29158168 Telefon: 377 448 925 E-mail: info@vavricka-projekce.cz Web: www.vavricka-projekce.cz	
KRAJ PLZEŇSKÝ	INVESTOR: OBEC ÚSILOV		
AKCE KANALIZACE A ČOV ÚSILOV DOKUMENTACE PRO SPOLEČNÉ POVOLENÍ		Č. VÝKRESU MĚŘÍTKO	D.3.1 1:10
OBSAH KANALIZAČNÍ ŠACHTA BETONOVÁ Š1-Š45		DATUM	12/2022

MĚRNÁ ŠACHTA


ŘEZ A-A

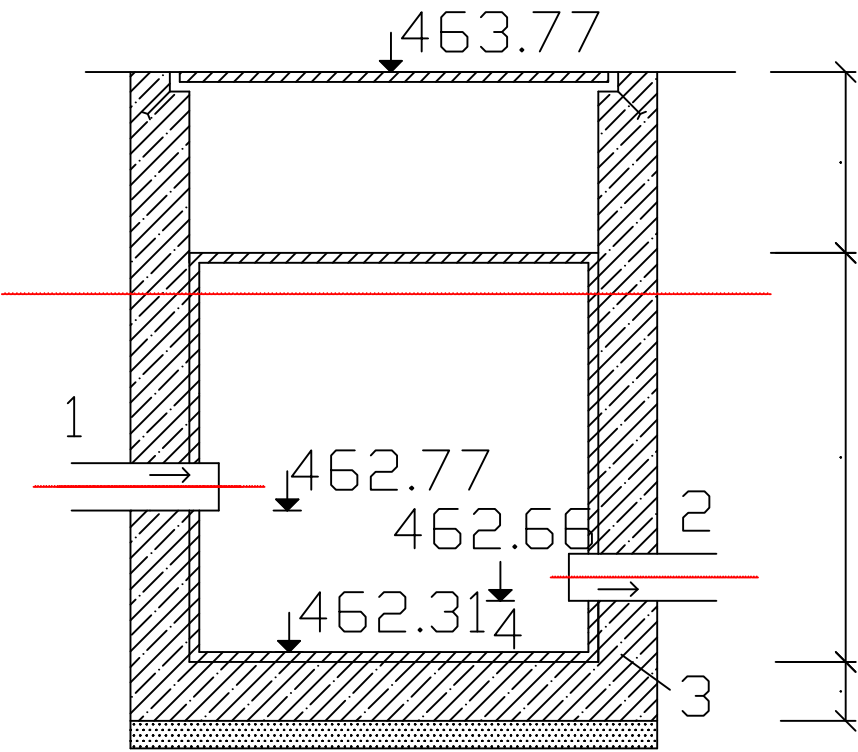

ŘEZ B - B

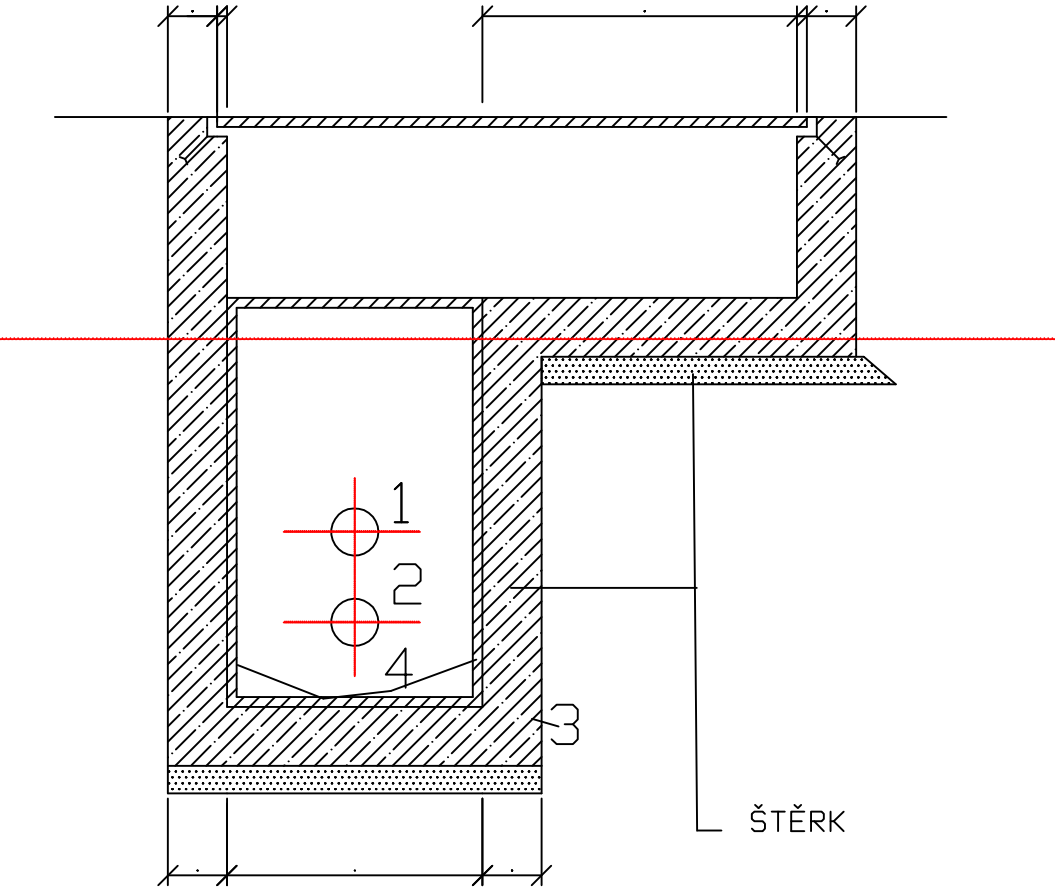

PŮDORYS

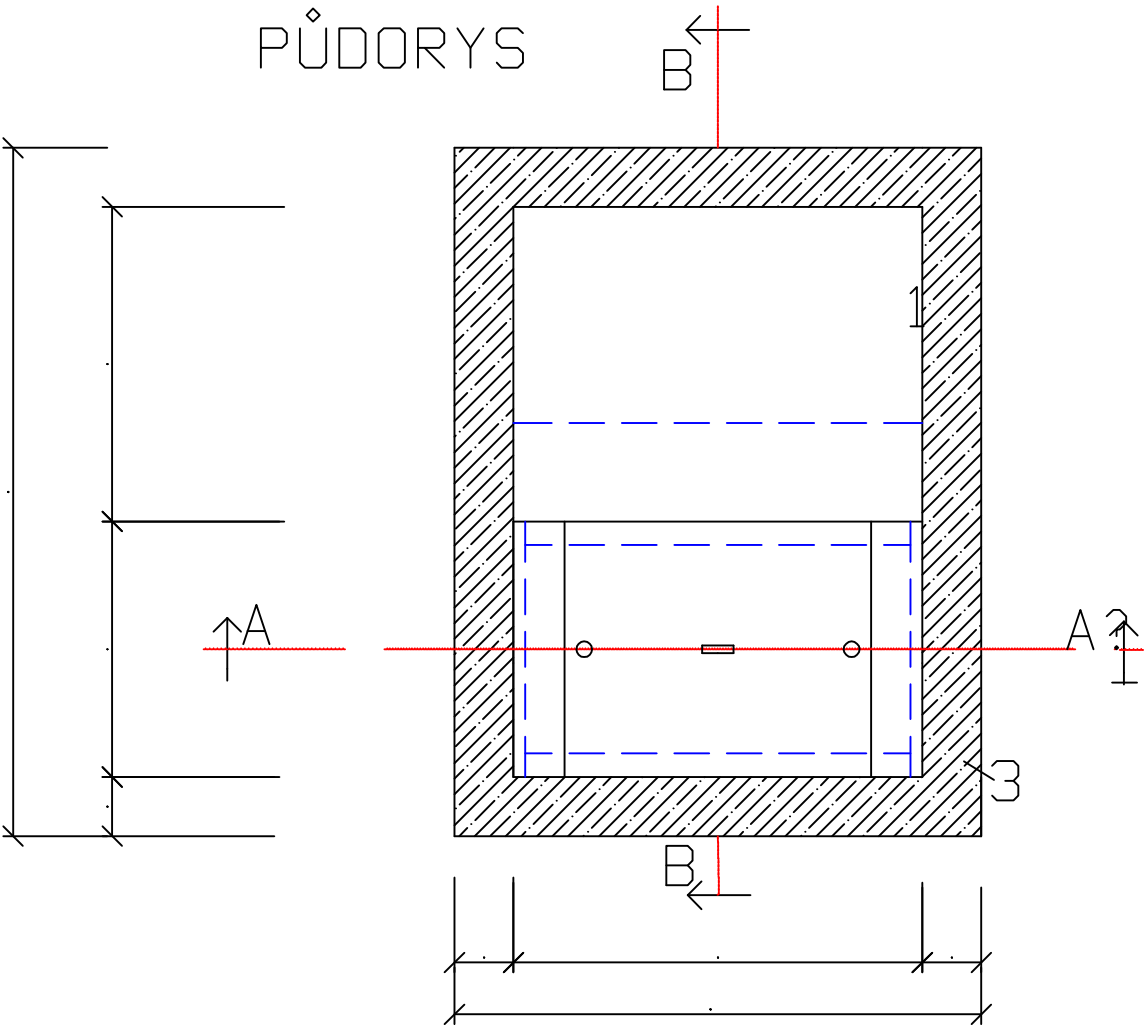

LEGENDA:


- 1 PŘIVÁDĚCÍ POTRUBÍ PVC DN250
- 2 ODTOKOVÉ POTRUBÍ PVC KG DN250
- 3 PROSTÝ BETON C 12,5
- 4 PARSHALLŮV ŽLAB

VYPRACOVAL	ZODP. PROJ.	Vavříčka projekce VODOHOSPODÁŘSKÉ STAVBY Částkova 74, 326 00 Plzeň IČ: 29158168, DIČ: CZ 29158168 Telefon: 377 448 925 E-mail: info@vavricka-projekce.cz Web: www.vavricka-projekce.cz	
ING.LADA KŮSOVÁ	ING.LADA KŮSOVÁ		
KRAJ PLZEŇSKÝ	STAVEBNÍK: OBEC ÚSILOV	Č. VÝKRESU	D.3.2
AKCE KANALIZACE A ČOV ÚSILOV DOKUMENTACE PRO SPOLEČNÉ POVOLENÍ		MĚŘÍTKO	1:20
OBSAH MĚRNÁ ŠACHTA		DATUM	12/2022

SCHÉMA ULOŽENÍ POTRUBÍ PVC U DN250 SN 12

a) V KOMUNIKACI

b) VE VOLNÉM TERÉNU

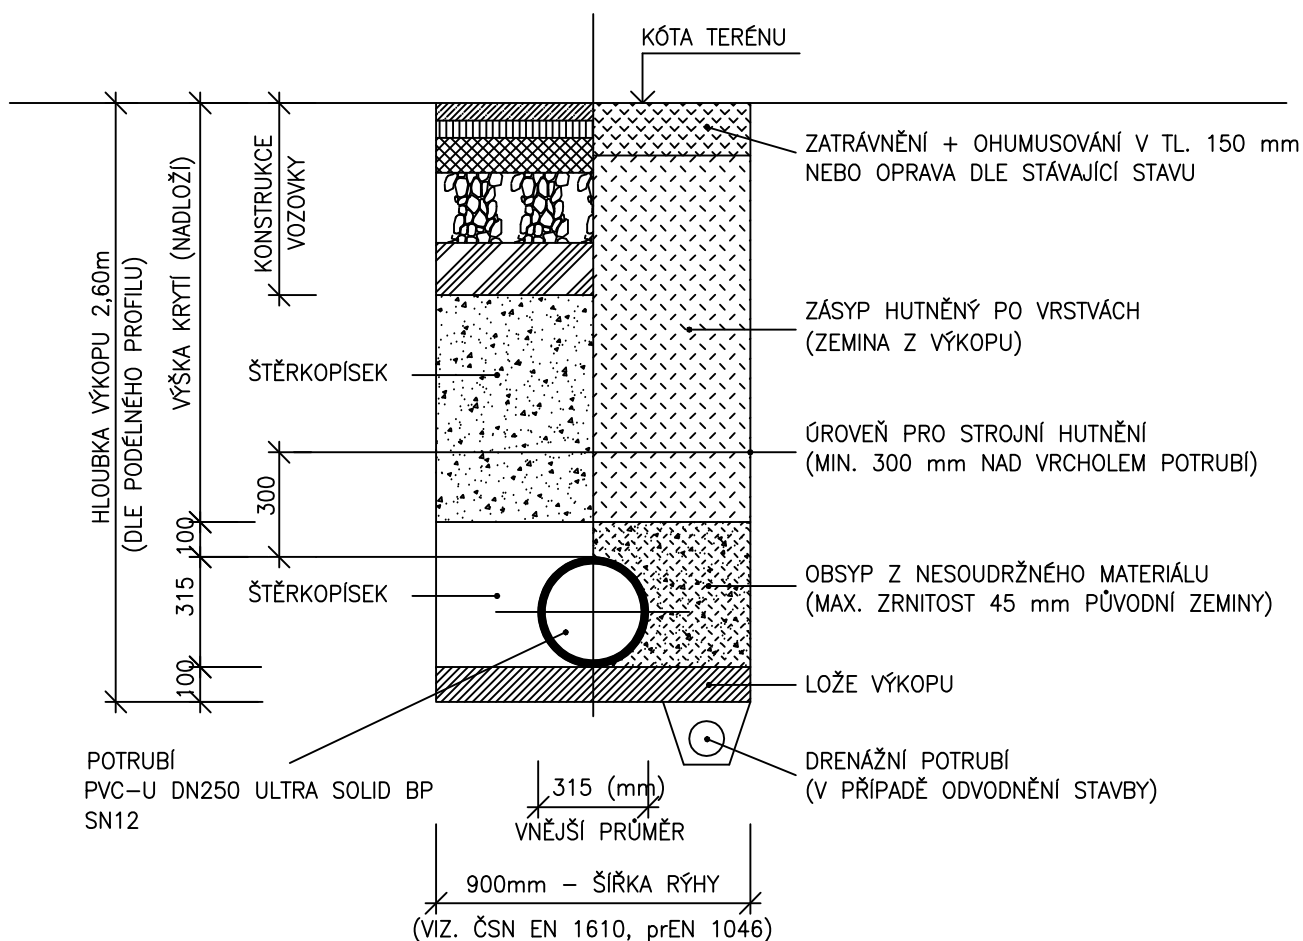


POZNÁMKA:

OD HLOUBKY VÝKOPU 1,20 m BUDE RÝHA PAŽENA


VYPRACOVAL	ZODP. PROJ.	Vavříčka projekce VODOHOSPODÁŘSKÉ STAVBY Částková 74, 326 00 Plzeň IČ: 29158168, DIČ: CZ 29158168 Telefon: 377 448 925 E-mail: info@vavricka-projekce.cz Web: www.vavricka-projekce.cz	
ING.LADA KŮSOVÁ	ING.LADA KŮSOVÁ		
KRAJ PLZEŇSKÝ	INVESTOR: OBEC ÚSILOV		
AKCE		Č. VÝKRESU	D.4
KANALIZACE A ČOV ÚSILOV		MĚŘÍTKO	SCHÉMA
DOKUMENTACE PRO SPOLEČNÉ POVOLENÍ		DATUM	12/2022
OBSAH			
SCHÉMA ULOŽENÍ POTRUBÍ DN 250			

VÝÚSTNÍ OBJEKT VE PŘÍRODNÍM ÚSEKU

ŘEZ

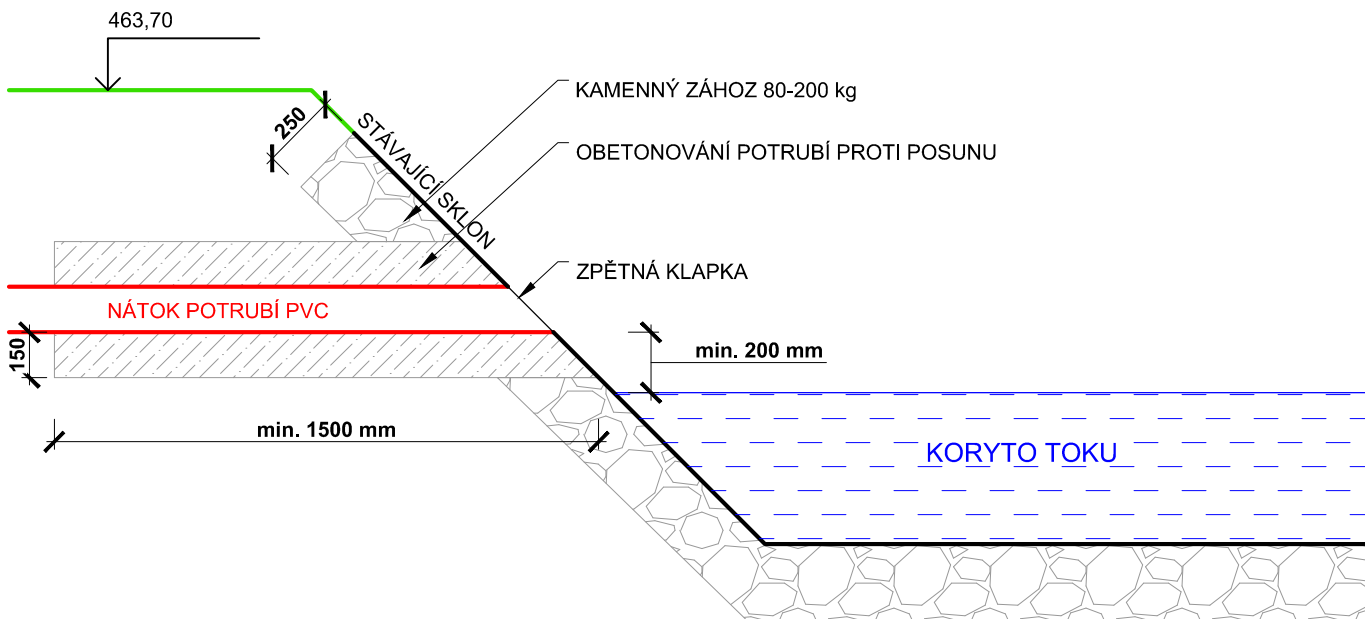


PŮDORYS

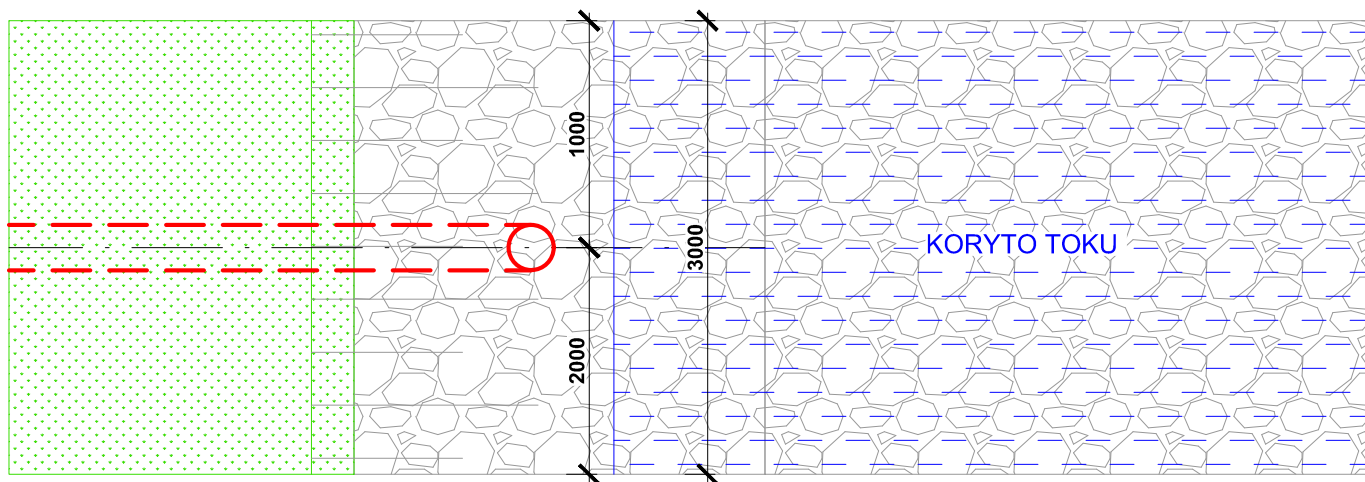


VYPRACOVAL: ING. LADA KŮSOVÁ	ZODPOVĚDNÝ PROJEKTANT: ING. LADA KŮSOVÁ	 Vavříčka projekce VODOHOSPODÁŘSKÉ STAVBY Vavříčka projekce s.r.o., Částkova 74, 326 00 Plzeň IČ: 29158168, www.vavricka-projekce.cz
KRAJ: PLZEŇSKÝ	INVESTOR: OBEC ÚSILOV	
AKCE: KANALIZACE A ČOV ÚSILOV DOKUMENTACE PRO SPOLEČNÉ POVOLENÍ		
OBSAH: VÝÚSTNÍ OBJEKT		
		Č. VÝKRESU: D.5
		MĚŘÍTKO: 1:25
		DATUM: 12/2022

OPLOCENÍ 1:50

Pohled na plot

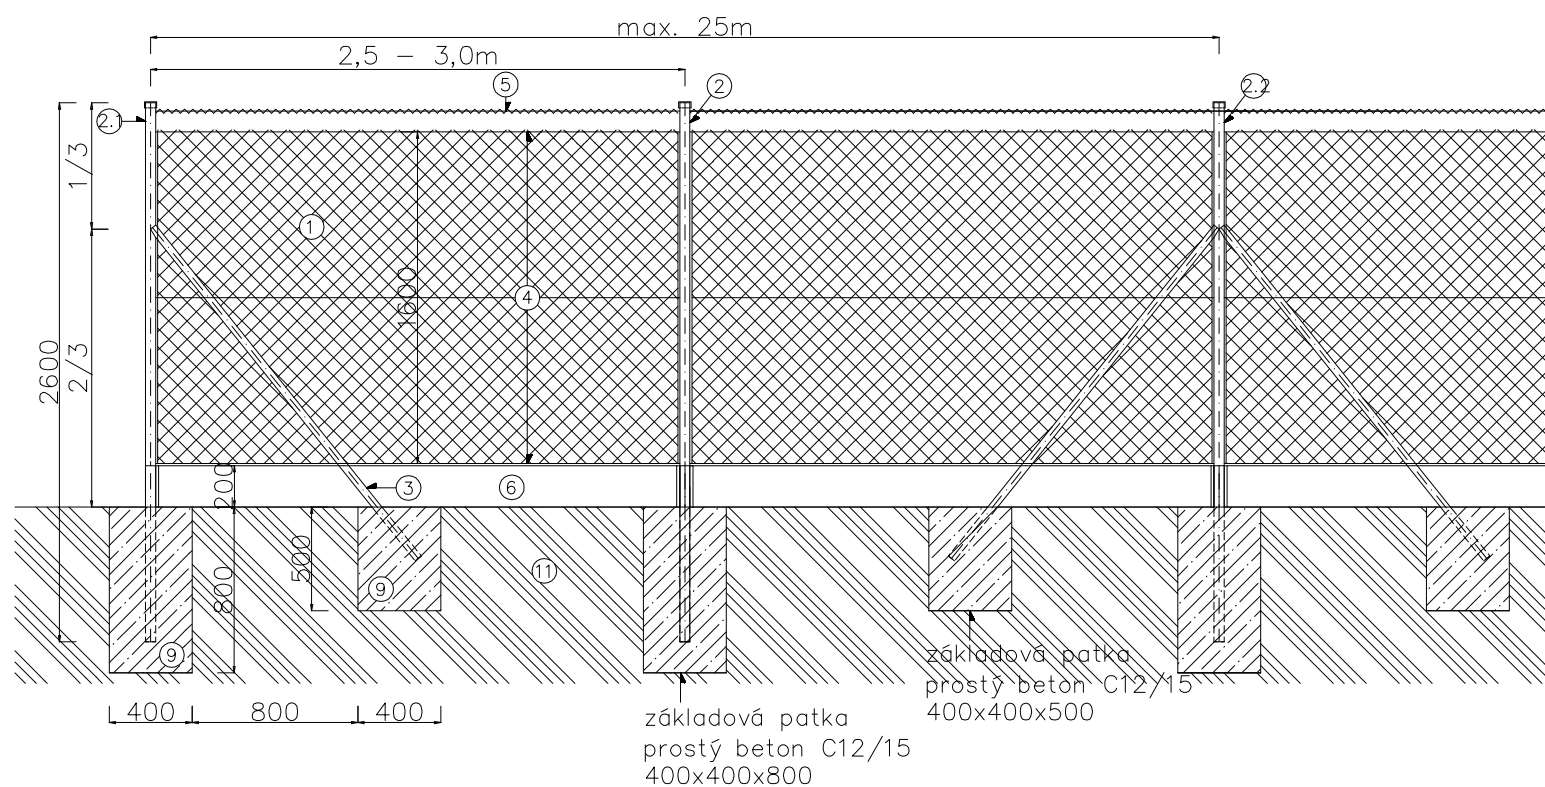

Pohled na bránu

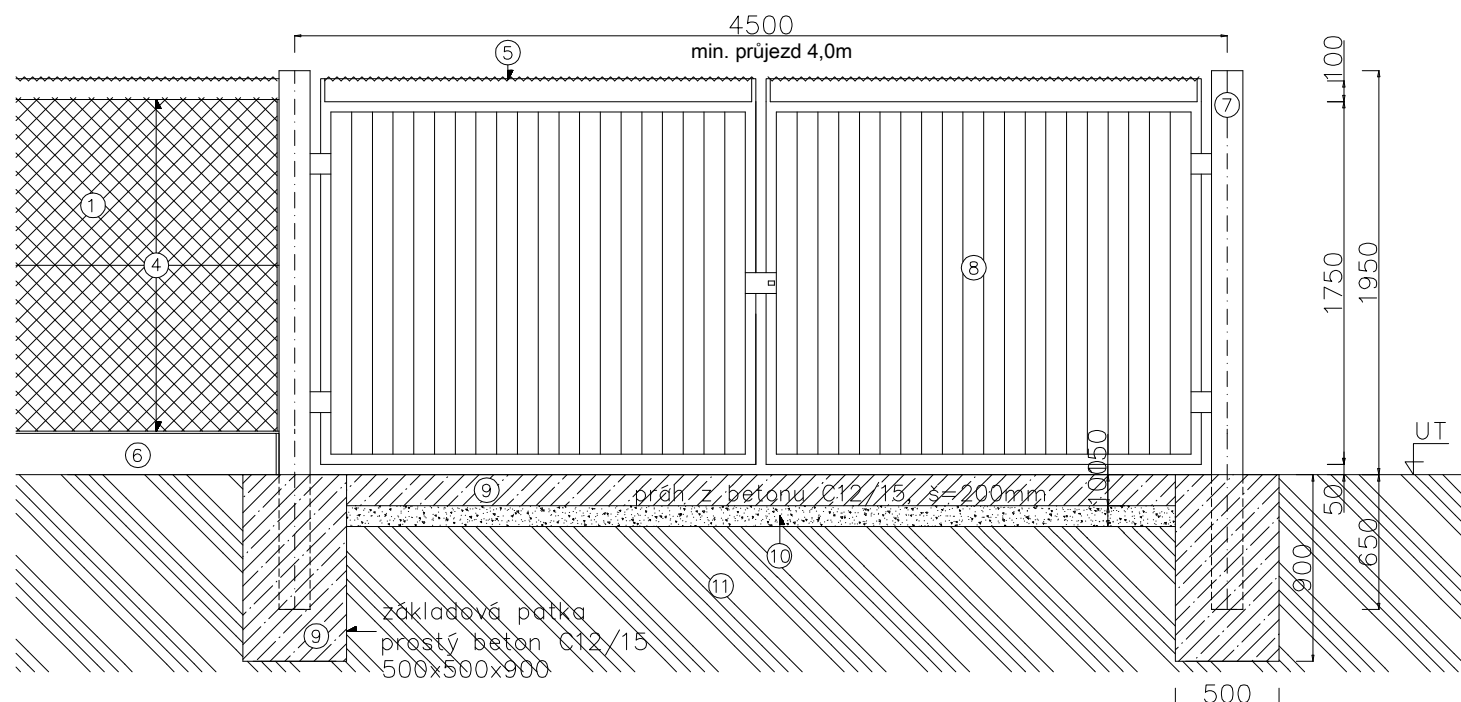

LEGENDA-OPLOCENÍ

číslo	ozn.
1	čtyřhranné pozink. pletivo, potaž. PVC, v=1600mm
2	sloupek z pozink. trubek, potaž. PVC Ø48, v=2600mm (mezisloupek)
2.1	sloupek z pozink. trubek, potaž. PVC Ø48, v=2600mm (rohový)
2.2	sloupek z pozink. trubek, potaž. PVC Ø48, v=2600mm (napínací)
3	vzpěra z pozink. trubek, potaž. PVC Ø38
4	napínací dráty - na sloupky kotveny příchytkami
5	jedna řada ostnatého drátu
6	podhrabové desky, v=200, dl. 2,5-3,0m, kotveny stabilizačními držáky
7	sloupek brány - je její součástí
8	brána dvoukřídlá, v=1750mm, šířka průjezdu min. 4m, úhel otevírání 180° ovládána ručně, uzamykání bezpečnostním závěsným zámekem
9	základové patky a práhy z prostého betonu C12/15
10	šterkový podsyp
11	hutněný násyp

VYPRACOVAL	ZODP. PROJ.	 VODOHOSPODÁŘSKÉ STAVBY Částkova 74, 326 00 Plzeň IČ: 29158168, DIČ: CZ 29158168 Telefon: 377 448 925 E-mail: info@vavricka-projekce.cz Web: www.vavricka-projekce.cz	
ING.LADA KŮSOVÁ	ING.LADA KŮSOVÁ		
KRAJ PLZEŇSKÝ	INVESTOR OBEC ÚSILOV		
AKCE KANALIZACE A ČOV ÚSILOV DOKUMENTACE PRO SPOLEČNÉ POVOLENÍ		Č. VÝKRESU	D.6
		MĚŘÍTKO	1:50
OBSAH VÝKRES OPLOCENÍ		DATUM	12/2022